


図面 1

3RD ANGLE PROJECTION



CUSTOMER

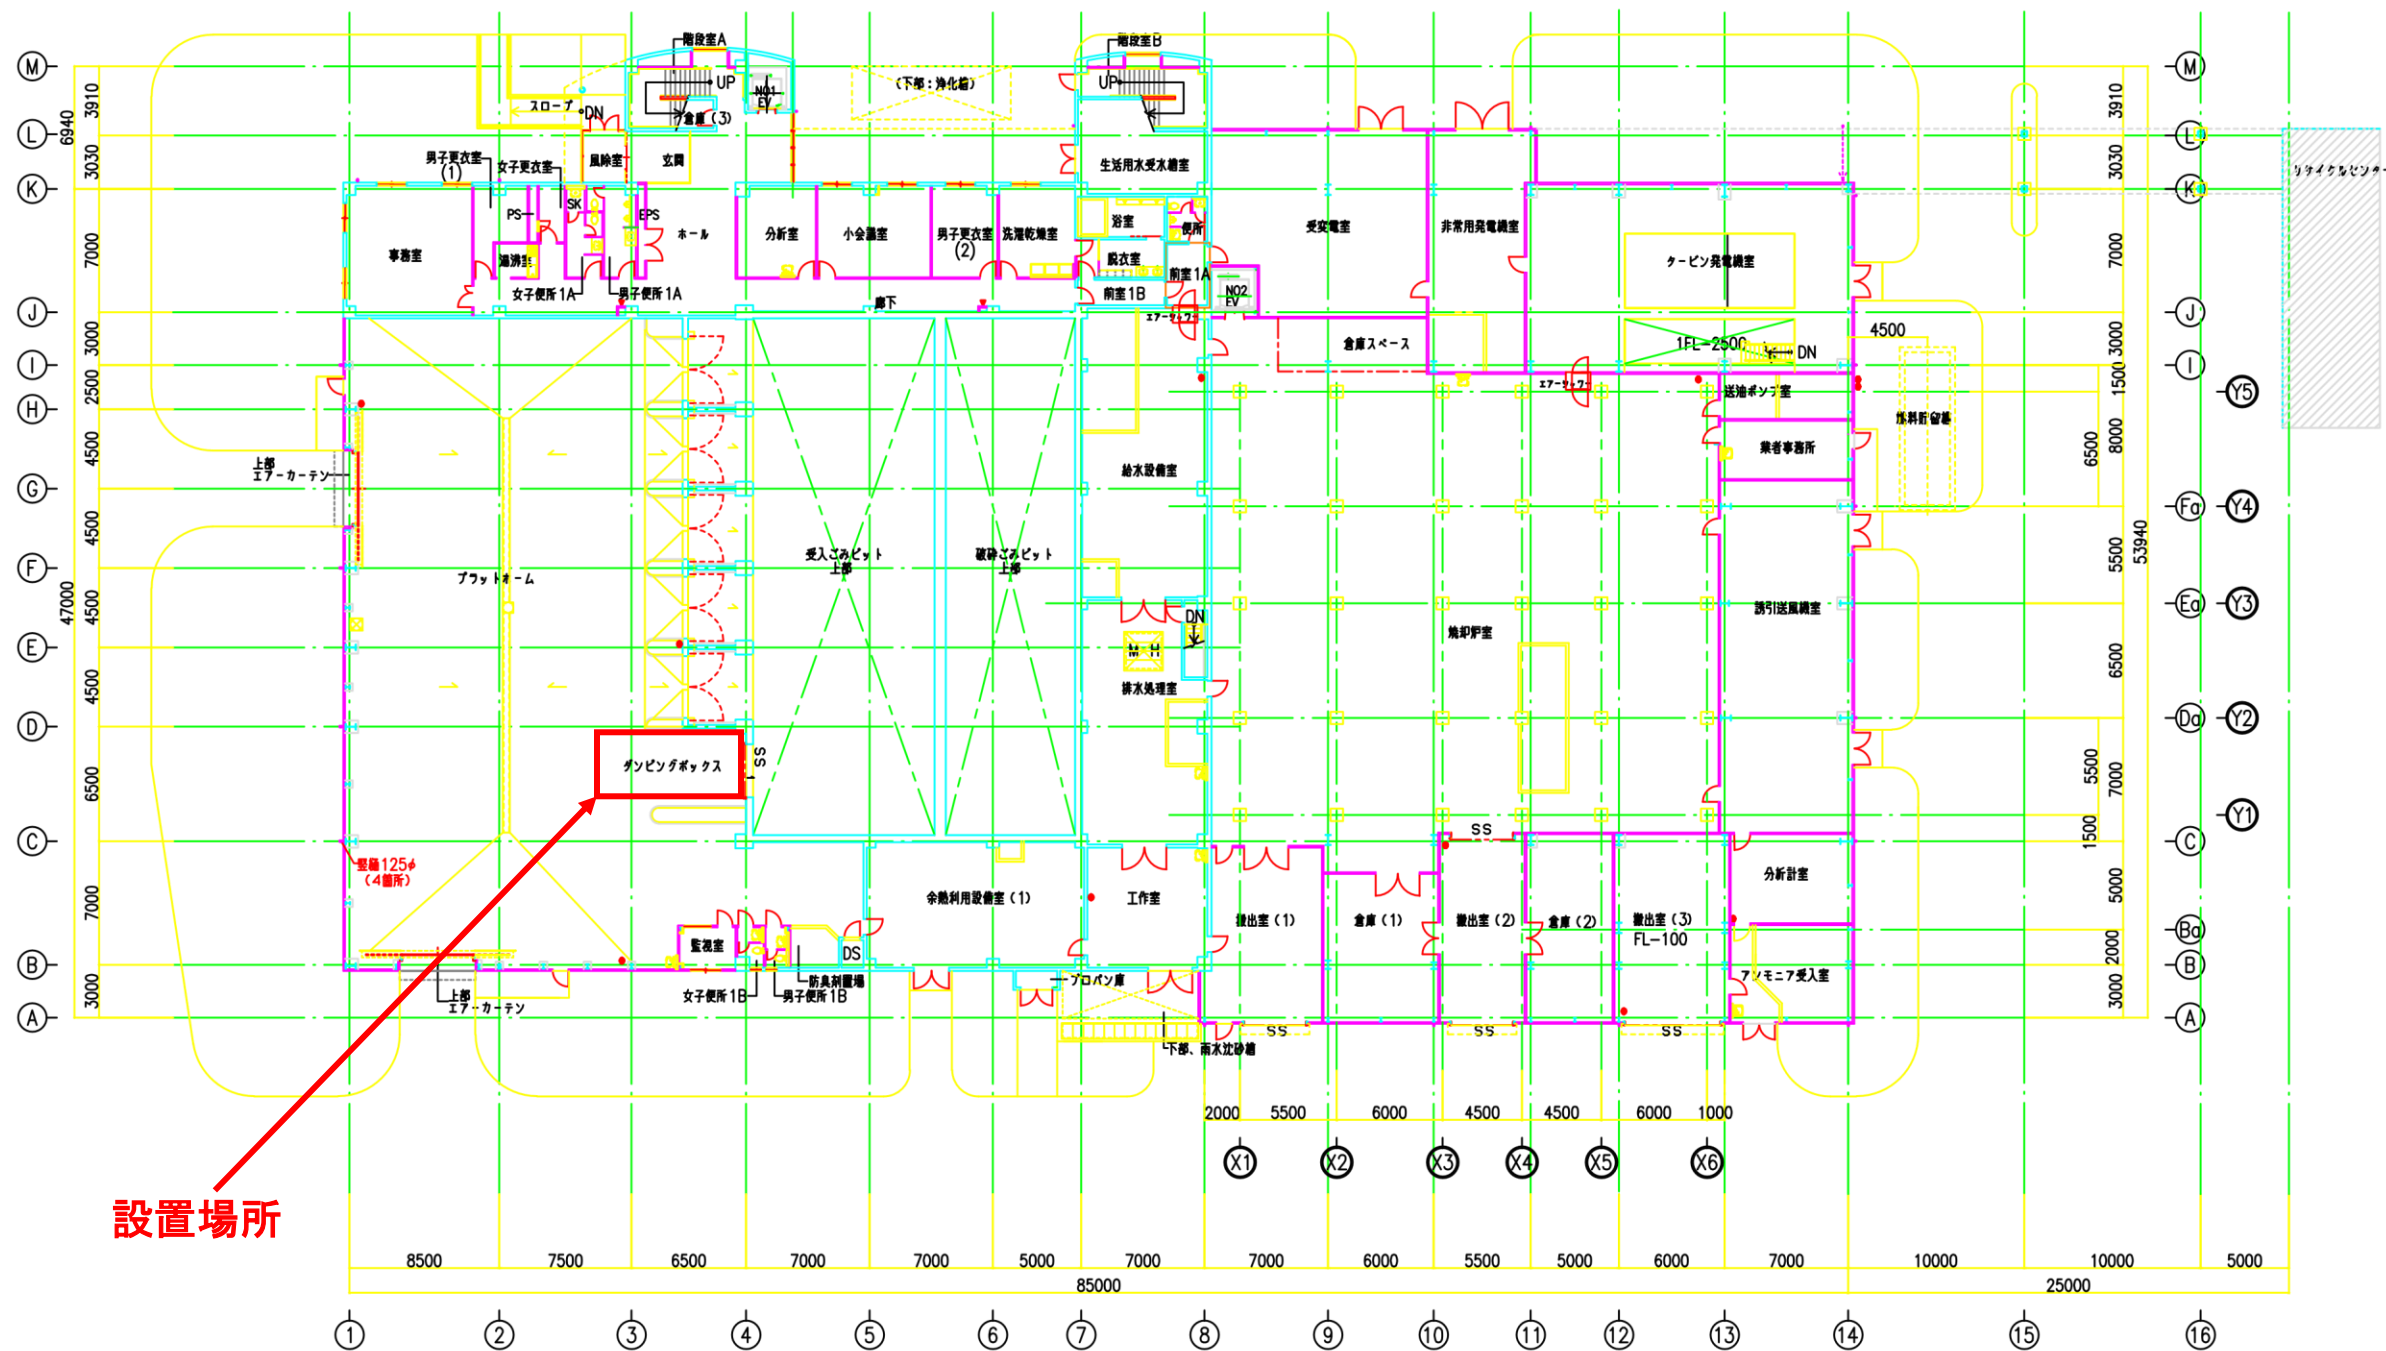

設置場所

凡例

- 消火器 (ABC100) 本体及びスタッフ
  - 消火器 (ABC100) 本体及び化粧ケース (埋込)
- (注記) 壁面は特記なき限り外壁はVU管 (カバー) 100φ、内蔵はSGP100φとする。

1FL=GL+200

REV. NO.	REVISION NOTE	DESIGNED	CHECKED	APPROVED	REVIEWED
01	設計進捗による修正				
02	初版発行	9/19 2008 津田	9/19 津田	9/20 山口	9/20 松本

**環境環境ソリューション**  
**KOBELCO ECO-SOLUTIONS CO., LTD.**

THE DRAWING(S) AND THE INFORMATION CONTAINED HEREIN ARE THE PROPERTY OF KOBELCO ECO-SOLUTIONS CO., LTD. THEY SHALL NOT BE DISCLOSED, REPRODUCED OR USED IN ANY MANNER WITHOUT THE PRIOR WRITTEN CONSENT OF KOBELCO ECO-SOLUTIONS CO., LTD.

SCALE: 1/200  
 TITLE: さしま環境管理事務所 熱回収施設整備工事

ISSUED BY: 技術本部  
 プラント技術課  
 土橋 俊彦

1階 平面図

O. NO. 105633220  
 JOB NO. X03XHH  
 AREA 7G6  
 DRAWING NO. DF50KCA18

NO.	NAME	STATUS
1	設計	完了
2	校核	完了
3	承認	完了
4	発注	完了
5	施工	完了
6	竣工	完了
7	引継	完了
8	その他	

